




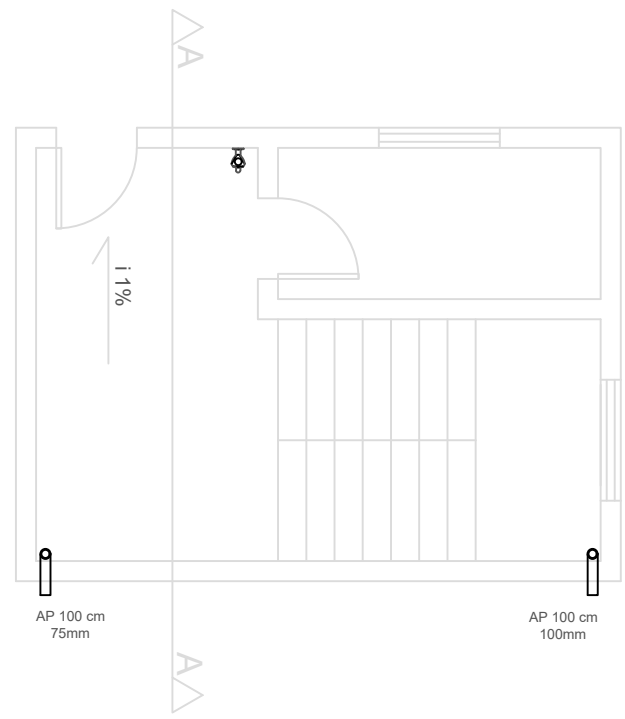


1º PVT (Térreo)

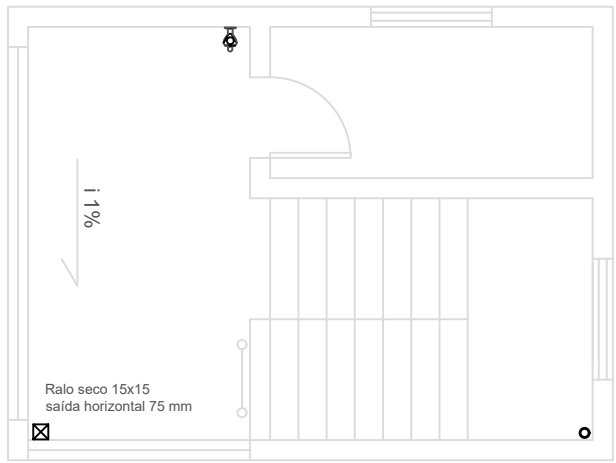

3º Pavimento

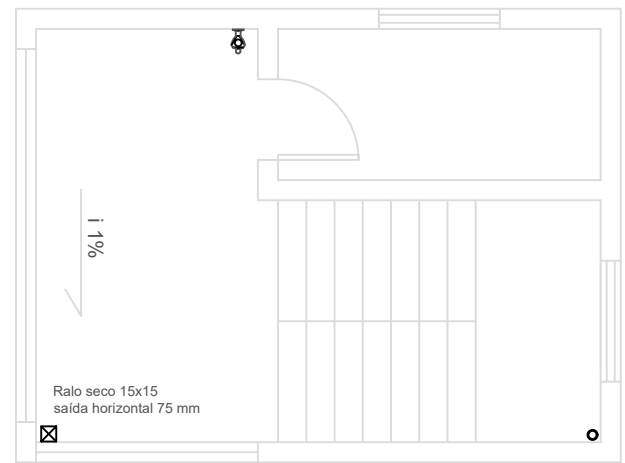

2º Pavimento

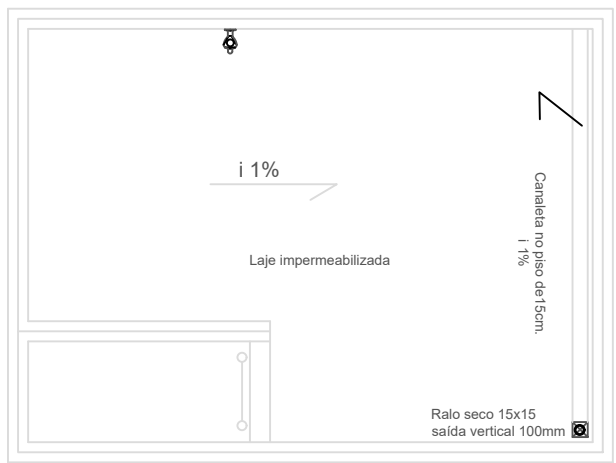


Cobertura

n.	Material	Qtd	Unidade
1	Registro de gaveta 25mm	1	und
2	Torneira de jardim metálica entrada e saída para 3/4", acinamento rápido 1/4 de volta.	4	und
3	Joelho soldável 90º 25mm	4	und
4	Joelho soldável 90º 25mm com bucha latão 3/4	1	und
5	T soldável 25mm bucha latão 3/4	3	und
6	Tubo PVC soldável 25 mm	18	m
7	Ralo pluvial 15x15 aço inox saída 100 mm vertical	1	und
8	Ralo pluvial 15x15 aço inox saída 75 mm vertical	2	und
9	Conexção PVC plubial em Y 75 mm	1	und
10	Joelho 45º 75mm	1	und
11	Joelho 90º 75mm	1	und
12	Joelho 90º 100mm	1	und
13	Tubo PVC pluvial 75 mm	9	m
14	Tubo PVC pluvial 100 mm	12	m

Modelo de registro de gaveta



Modelo de torneira

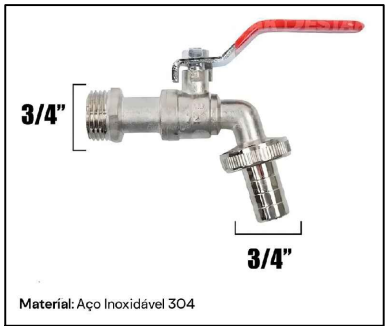

Modelo do ralo seco



Torre de Salvamento em Altura - 10º BBM

End: Avenida Raulina Fonseca Pascoal, 870, Centro – Catalão-GO – CEP 75701-490.

Conteúdo: Projeto hidráulico. Rede de Água Fria (AF) e Pluvial (AP).

Área: 108,00 m².

Escala: 1:75

FEMBOM/Catalão
Wiliam Alves Diniz Júnior - TC QOC
Ordenador de Despesas/Cmt do 10º BBM



Responsável Técnico
Wiliam Alves Diniz Júnior
CREA: 1021810770D-GO

Folha:


1 / 1

05/2026


Legenda:

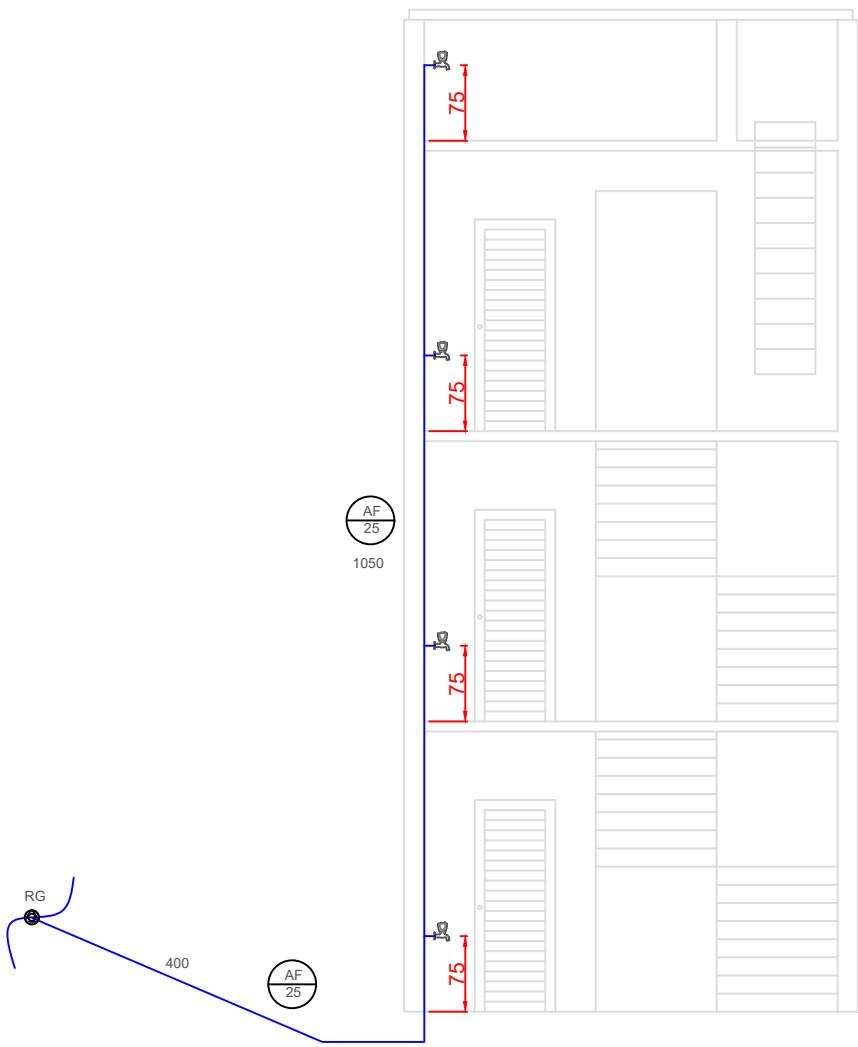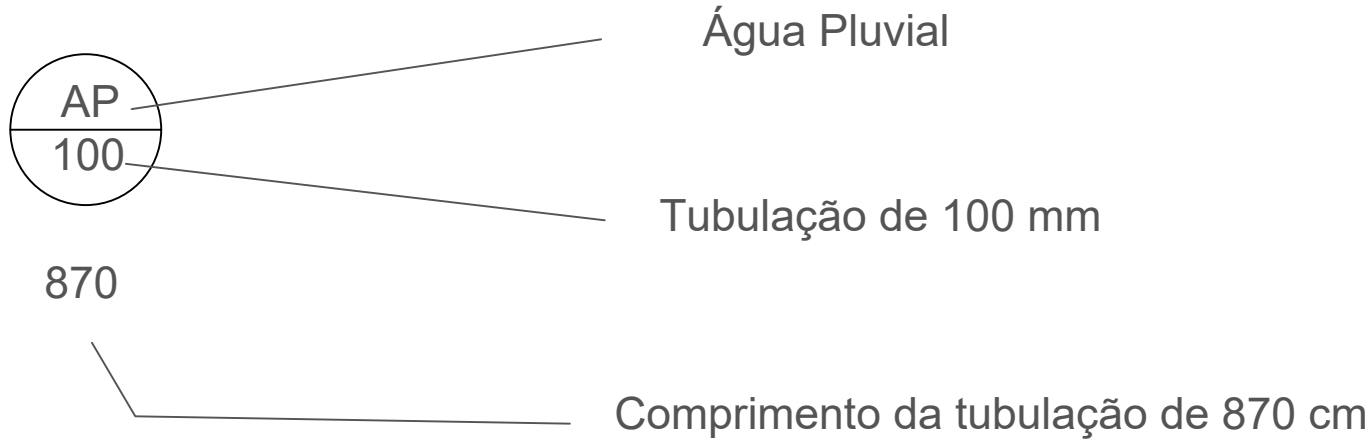


Corte AA

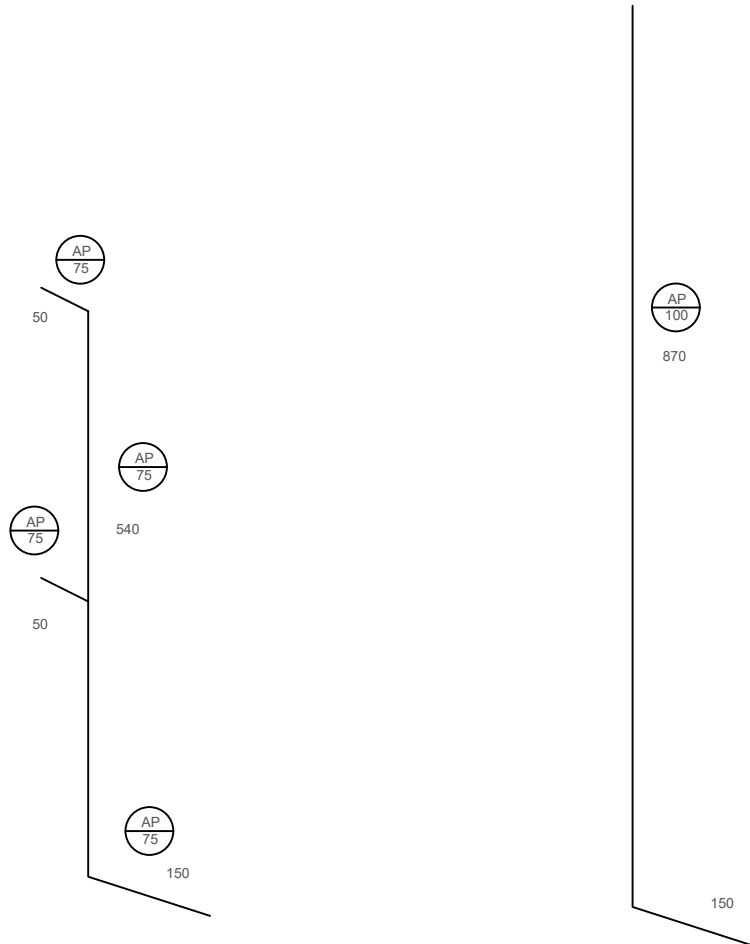


Isométrico da sistema pluvial

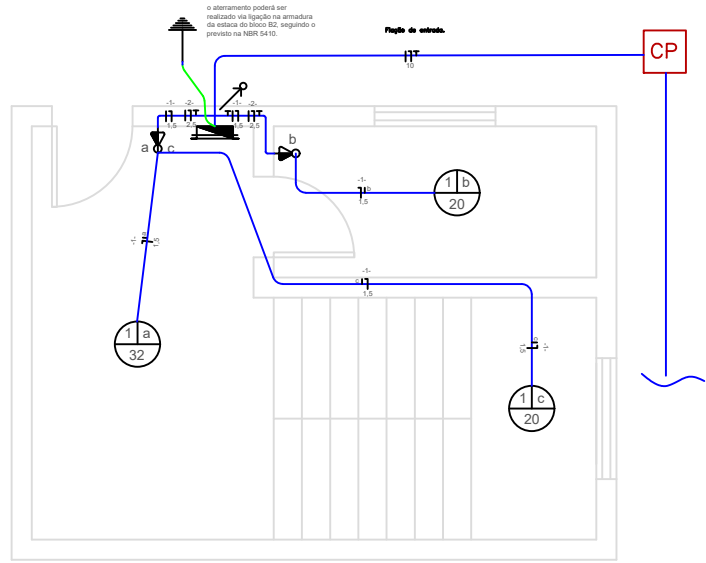


1º PVT (Térreo)

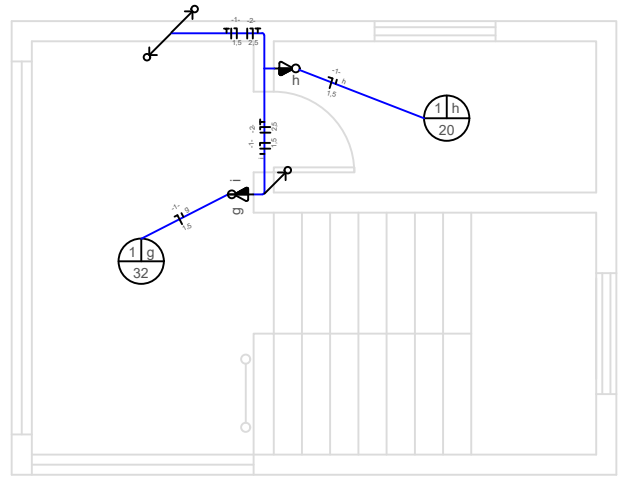

3º Pavimento

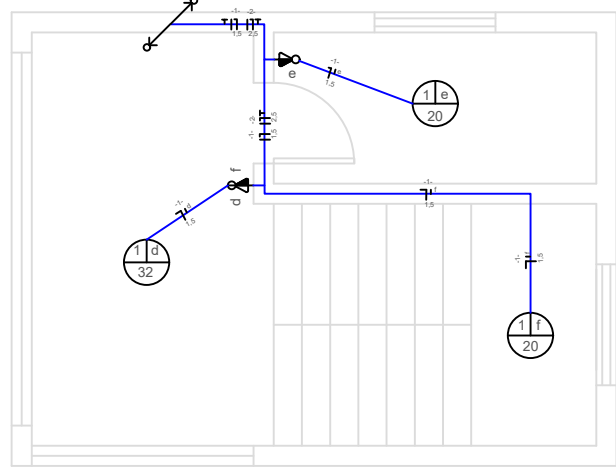


2º Pavimento

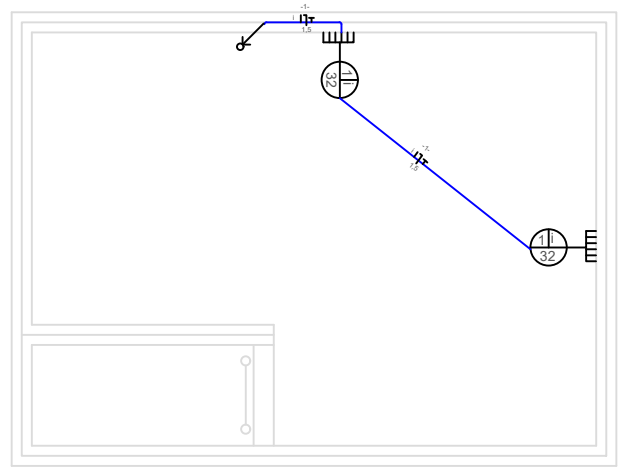

Cobertura

ESQUEMA UNIFILAR DA EDIFICAÇÃO:

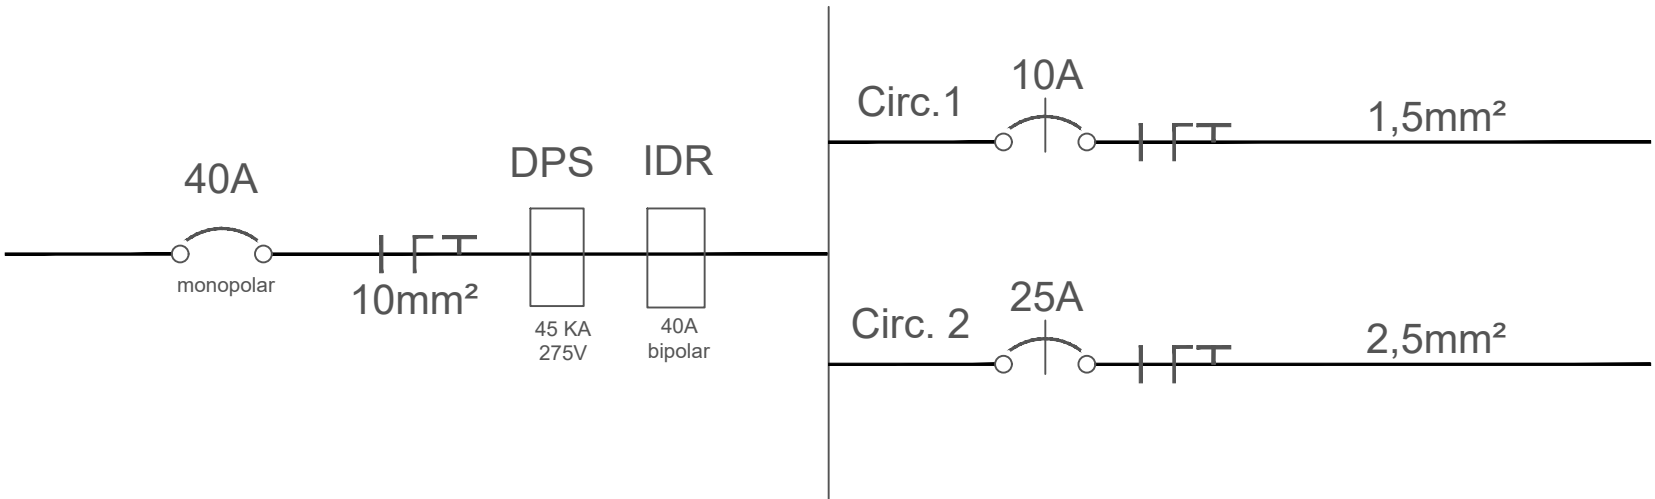

- Toma da média, a 130 cm do piso.
- Condutores fase, neutro, terra e retorno; número entre os traços representam os circuitos e o outro o diâmetro do fio.
- Ponto de luz no teto. A letra minúscula significa o ponto de comando e o número o circuito.
- Interruptor de uma seção. A letra minúscula significa o ponto de comando.
- Quadro geral de distribuição.

LEGENDA

	Tomada de uso geral baixa, a 0,30m do piso acabado.
	Tomada de uso geral média, a 1,30m do piso acabado.
	Tomada de uso específico alta, a 2,00m do piso acabado.
	Tomada com interruptor de uma seção média, a 1,30m do piso acabado.
	Tomada com interruptor de duas seções média, a 1,30m do piso acabado.
	Tomada com interruptor de três seções média, a 1,30m do piso acabado.
	Tomada com interruptor paralelo média, a 1,30m do piso acabado.
	Interruptor de uma seção, a 1,30m do piso acabado.
	Interruptor paralelo de uma seção, a 1,30m do piso acabado.
	Interruptor paralelo de duas seções, a 1,30m do piso acabado.
	Ponto de luz no teto.
	Ponto de luz na parede.
	Caixa de passagem 70x70cm de alvenaria no piso.
	Aterramento.
	Quadro de distribuição geral embutido, a 1,30m do piso acabado.
	Eletroduto que desce, eletroduto que sobe.
	Fios: Fase Neutro Retorno Terra Paralelo.
Notas : 1 – Eletrodutos não cotados serão de 20mm. 2 – Condutores não cotados serão de 2,5mm². 3 – Tomadas não cotadas serão de 100w.	

n.	Material	Qtd	Unidade
1	cabo flexível 10 mm vermelho	15	m
2	cabo flexível 10 mm azul	15	m
3	cabo flexível 10 mm verde	5	m
4	Eletroduto PVC rígido 32 mm	12	m
5	Curva longa 90º 32 mm	3	und
6	cabo flexível 1,5 mm azul	80	m
7	cabo flexível 1,5 mm vermelho	80	m
8	cabo flexível 1,5 mm verde	25	m
9	cabo flexível 1,5 mm branco	40	m
10	cabo flexível 2,5 mm azul	35	m
11	cabo flexível 2,5 mm vermelho	35	m
12	cabo flexível 2,5 mm verde	35	m
12	Eletroduto PVC flexível corrugado 25 mm	110	m
14	Disjuntor mono polar 40 A	1	und
15	Disjuntor mono polar 25 A	1	und
16	Disjuntor monopolar 10 A	1	und
17	Dispositivo de Proteção contra Surtos - DPS 45 kA 275V	1	und
18	Interruptor Diferencial Residual - IDR 40A bipolar	1	und
19	Lâmpada de teto LED 20 W	5	und
20	Lâmpada de teto LED 30 W	5	und
21	Plafon plástico com soquete	8	und
22	Arandela Tartaruga com soquete para luminária externa	2	und
23	Interruptor duplo com tomada 10A	3	und
24	Interruptor com tomada 10A	3	und
25	Cabo de cobre nu 10 mm	1,5	m
26	Caixa de luz parede 4x2	8	und
27	Caixa de luz teto hexagonal	8	und
28	Quadro de distribuição 8 disjuntores	1	und



Torre de Salvamento em Altura - 10º BBM

End: Avenida Raulina Fonseca Pascoal, 870, Centro – Catalão-GO – CEP 75701-490.

Conteúdo: Projeto Elétrico. Diagrama unifilar.

Área: 108,00 m².

Escala: 1:75

FEMBOM/Catalão
Wiliam Alves Diniz Júnior - TC QOC
Ordenador de Despesas/Cmt do 10º BBM

Responsável Técnico
Wiliam Alves Diniz Júnior
CREA: 1021810770D-GO

Folha:

1 / 1

05/2026